

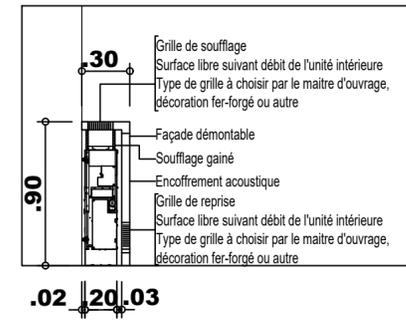


Principe d'encoffrement ventilo vue de côté

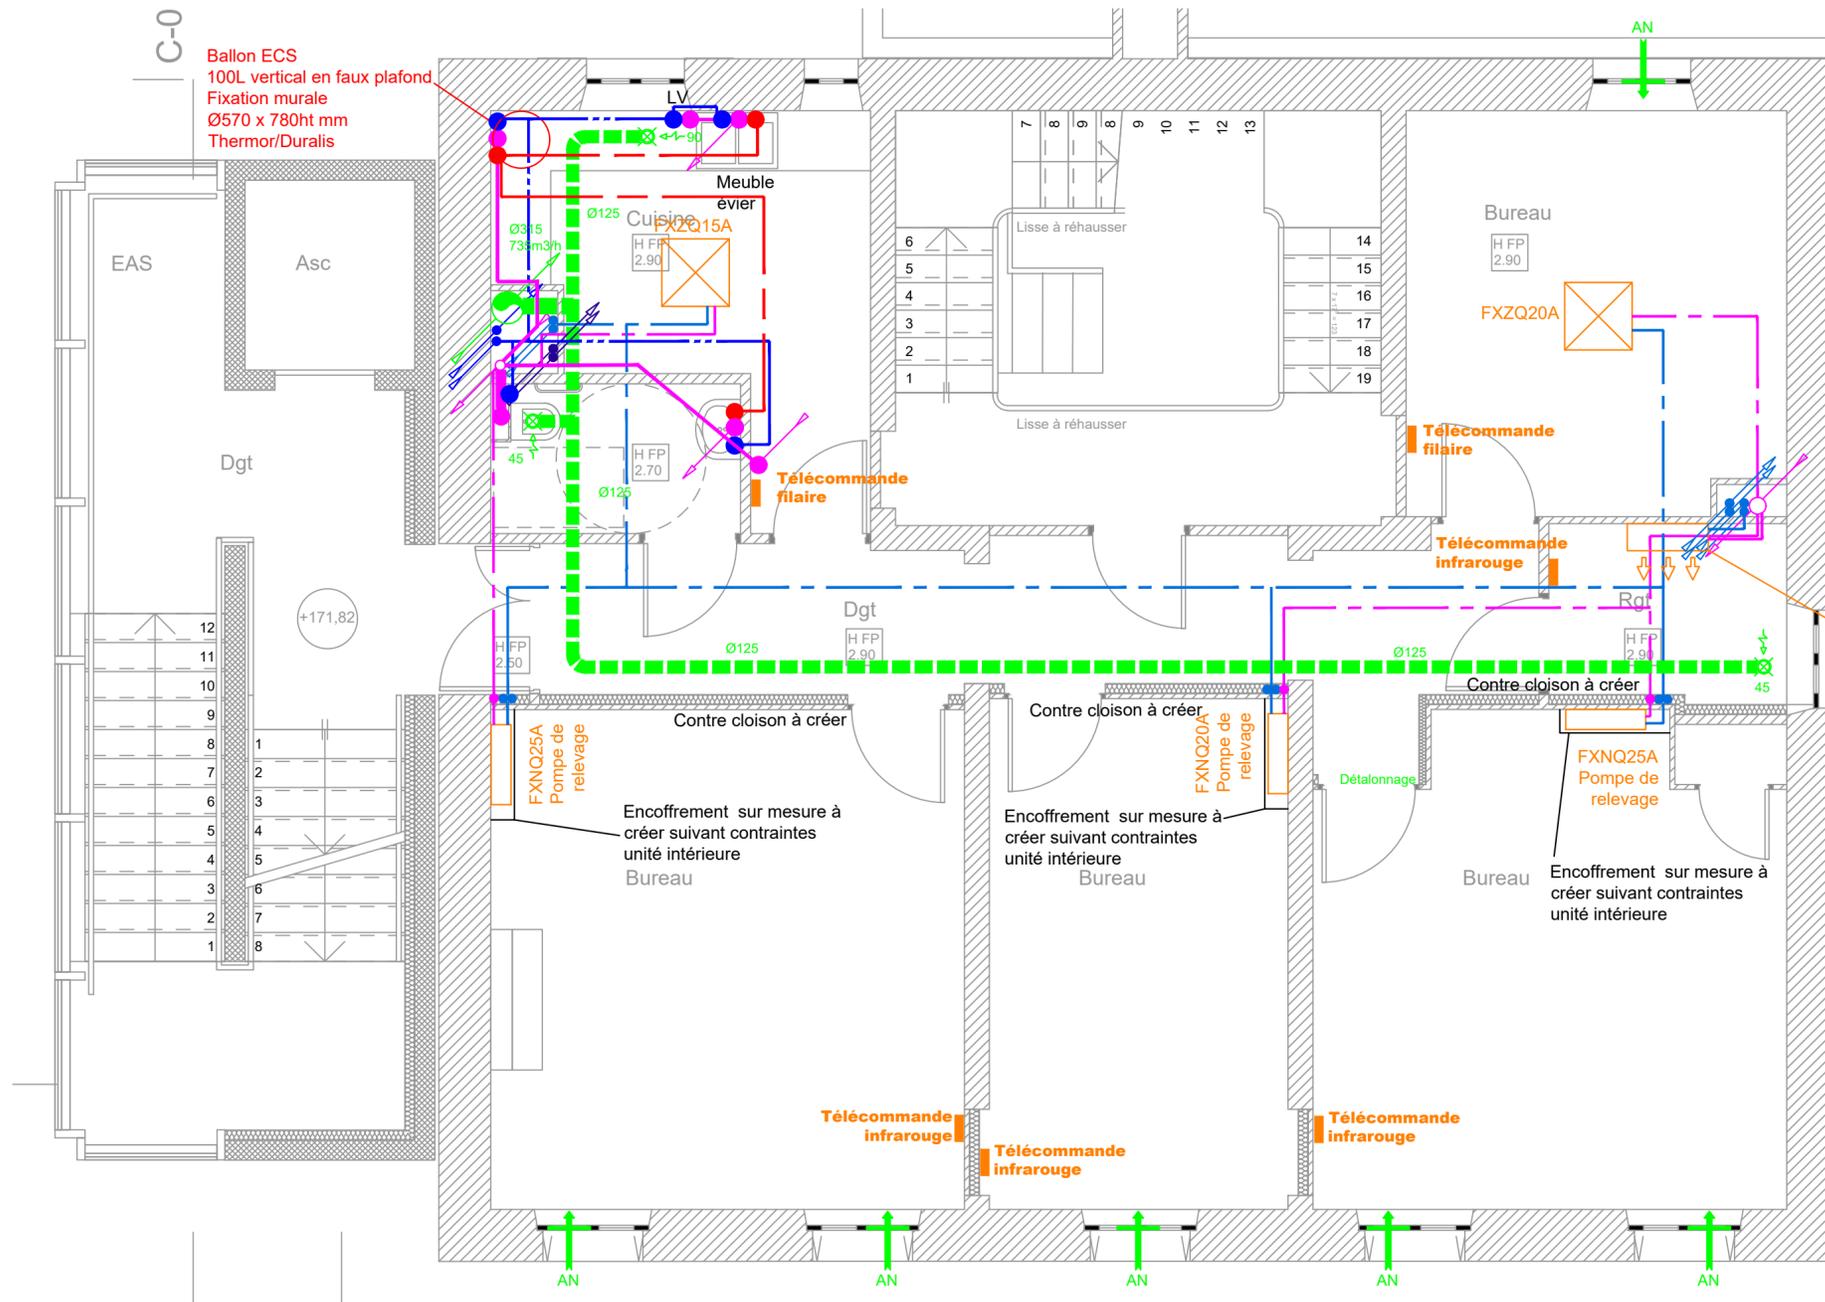

Principe d'encoffrement ventilo vue de face

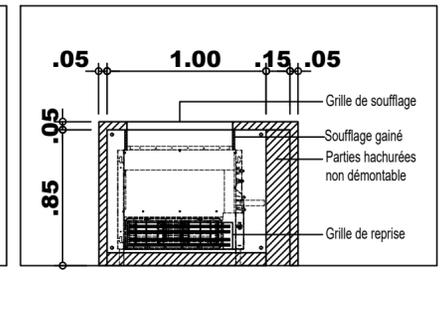

LEGENDE PB

—●—●—●—	RESEAU EUIV SOUS DALLAGE
—●—●—●—	COLLECTEUR EUIV
—●—●—●—	RESEAU ALIMENTATION EAU FROIDE
—●—●—●—	RESEAU GAZ EXISTANT A CONSERVER
—●—●—●—	RESEAU DE DISTRIBUTION EAU FROIDE
—●—●—●—	RESEAU EAU CHAUDE SANITAIRE
—●—●—●—	RESEAU D'EVACUATION
●	ALIMENTATION EAU FROIDE
●	EVACUATION APPAREIL SANITAIRE
●	ALIMENTATION EAU CHAUDE
○	CHUTE EUIV
○	BALLON ECS

LEGENDE CLIM

—●—●—●—	RESEAU CONDENSATS
—●—●—●—	RESEAUX LIAISONS FRIGORIFIQUES LIQUIDE/GAZ NIVEAU RDC
—●—●—●—	RESEAUX LIAISONS FRIGORIFIQUES LIQUIDE/GAZ NIVEAU R+1
—●—●—●—	RESEAUX LIAISONS FRIGORIFIQUES LIQUIDE/GAZ NIVEAU R+2
●●●●	DESCENTES LIAISONS FRIGORIFIQUE LIQUIDE/GAZ
↑↑↑	UNITE INTERIEUR TYPE MURALE
⊗	UNITE INTERIEUR TYPE CASSETTE 600 x 600
□	UNITE INTERIEUR TYPE CONSOLE NON CARROSSEE EN ALLEE

LEGENDE CVC

—●—●—●—	RESEAU VMC EN COMBLE
↓	BOUCHE D'EXTRACTION VMC
↑	BOUCHE ENTREE D'AIR

RENOVATION ET ADAPTATION DU CHATEAU ESPERANZA

<p>Maître d'ouvrage : VILLE DE MARSEILLE DGAVE DTB SUD 37, Bd Perrier 13008 Marseille Tel : 04 91 55 18 50 pthoumazou@marseille.fr</p>	<p>Maîtrise d'Oeuvre : Chauvin Didier Architecte DPLG 126 rue d'Aubagne 13006 Marseille Tel : 06 63 78 99 59 Fax : 09 72 29 47 60 chauvin.didier@numericable.fr BET : S.T. Ingénierie Parc d'activités de Gémenos ch de Font Serein Le grand Bosquet Tel : 04 45 18 62 45 Fax : 04 42 70 09 13 contact@st-ingenierie.com</p>	<p>Phase : DCE Date : Oct 2019 Echelle : 1:50 Niveau : R+1 - La Marsiale Plomberie - Chauffage et rafraichissement - Ventilation</p>	<p>Numero : CVC 03</p>
--	--	--	------------------------